


**KETERANGAN ;**

- ⊗ Down light
- × Titik lampu tentative / pilihan
- ☉ Lampu sorot
- ⊗ Lampu TL
- ⊗ Lampu + Lampu darurat
- Saluran langsung
- - - Saluran bawah tanah
- ⋈ Pemutus arus 3 kutub
- ⋈ Sakelar ganda
- ⋈ Sakelar tunggal
- ⋈ Sakelar + stop kontak
- ⊙ Sakelar tombol
- ⊡ Alat pemanas tangki air
- ⊡ Penghangat ruangan
- ⋈ Stop kontak
- ⊡ Box panel
- ▽ Titik sprinkler
- ⊡ Titik smoke detector
- ⊡ Pencatat kebakaran otomatis
- ⊡ Saluran pesawat televisi
- ⊡ cctv

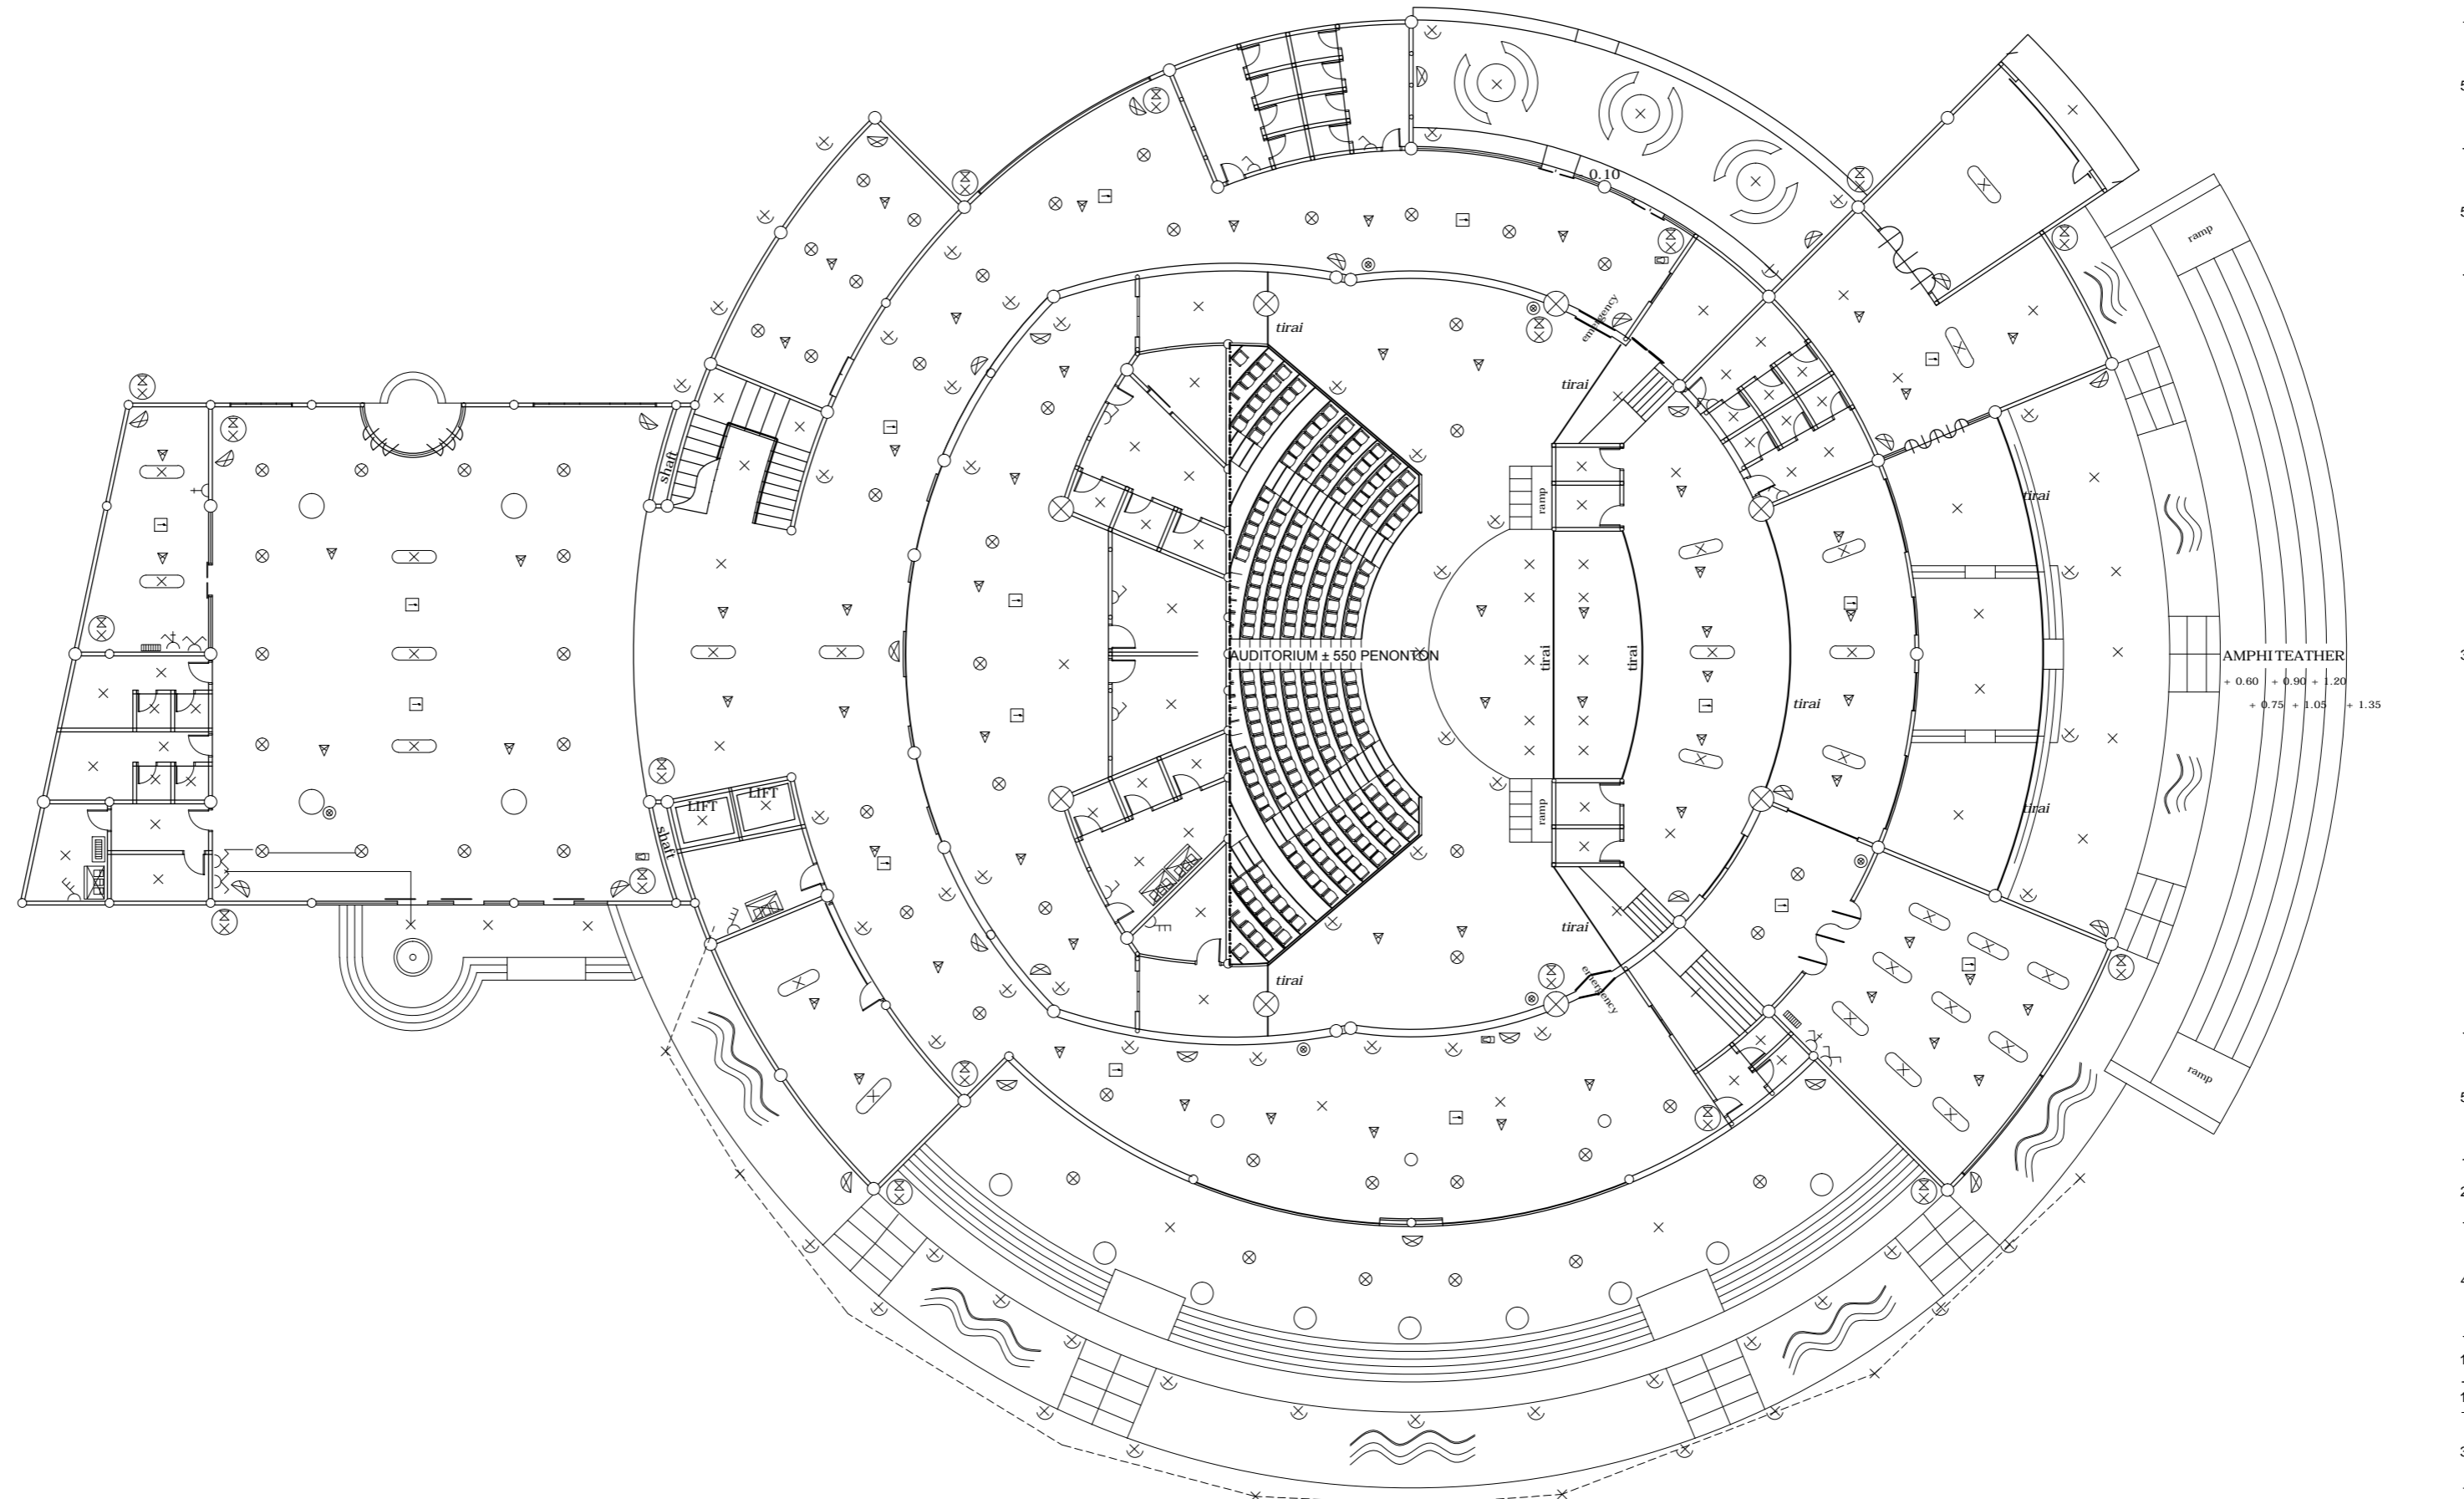

**1st Floor**

JURUSAN ARSITEKTUR FT - UB  
MEI, 2015



MATA KULIAH

**DESAIN ARSITEKTUR 5**  
BANGUNAN SIMBOLIK

NAMA KARYA

**THEATER BLAMBANGAN**

TEMA

*THEATER rakyat*  
OUSING BLAMBANGAN BANYUWANGI

SKALA

1 : 250

NO LEMBAR

**21**

NAMA GAMBAR

**ELECTRICAL PLAN**

MAHASISWA/NIM

AGUS MUJAHID ANSHORI 125060502111001

DOSEN PJK KELAS A

Ir. NURACHMAD SUJUDWIJONO

DOSEN KOORDINATOR DA 5

Ir. CHAIRIL BUDIARTO AMIUZA, MSA